

 
Wojewódzki Urząd Ochrony Zabytków
w Poznaniu
Delegatura w Lesznie
Pl.Komeńskiego 6 , 64-100 Leszno
Le-WA.5152.1517.2.2020

Leszno dnia 14 kwietnia 2020 r.

Miejskie Przedsiębiorstwo
Wodociągów i Kanalizacji
Ul. Lipowa 76A, 64-100 Leszno
Pełnomocnik Pani Maria Sacha
„DORA”
Ul Korfantego 6
64-100 Leszno

W odpowiedzi na pismo z dnia 23.03 .2020 r. tut. Urząd, opiniuje bez uwag w zakresie ochrony zabytków archeologicznych, zamierzenie inwestycyjne polegające na budowie sieci wodociągowej i kanalizacji sanitarnej w ulicy Zawiszy Czarnego w Lesznie na dz. nr ewid. 274, 305, 308, 338/1.

Jednocześnie Wielkopolski Wojewódzki Konserwator zabytków przypomina, że w przypadku natrafienia w trakcie [prowadzenia robót ziemnych na przedmiot, co do którego istnieje przypuszczenie, iż jest on zabytkiem, jest obowiązany zgodnie z art. 32 ust.1 ustawy o ochronie i opiece nad zabytkami” 1) wstrzymać wszelkie roboty mogące uszkodzić lub zniszczyć odkryty przedmiot ,2) zabezpieczyć przy użyciu, dostępnych środków, ten przedmiot i miejsce jego odkrycia; 3) niezwłocznie zawiadomić o tym właściwego konserwatora zabytków, a jeśli nie jest to możliwe , właściwego wójta [...]]”

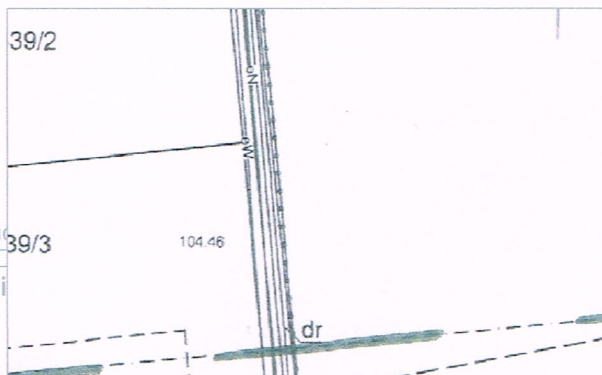
Z up. Wielkopolskiego Wojewódzkiego
Konserwatora Zabytków

mgr Jacek Nowakowski
St. specjalista

Załączniki:

- 1.Informacja o prywatności
2. Mapa sytuacyjna – 1 egz.
a/a

Sprawę prowadzi Jacek Nowakowski Leszno tel. 65 5299383/18

Administratorem Pani/Pana danych osobowych jest Wielkopolski Wojewódzki Konserwator Zabytków. Dalsze informacje dotyczące ochrony Pani/Pana danych osobowych znajdują się na stronie WWW pod adresem: <http://poznan.wuoz.gov.pl/ochrona-danych-osobowych-0>



Poświadczam, że niniejszy dokument
został opracowany w wyniku prac
geodezyjnych i kartograficznych, których
rezultaty zawiera operat techniczny
wpisany do ewidencji materiałów
państwowego zasobu geodezyjnego
i kartograficznego

PREZYDENT MIASTA LESZNA

P.3063 2020.144
2020-01-31

Z up. PREZYDENTA MIASTA LESZNA
Naczelnik
Wydziału Geodezji, Kartografii i Katastru
Geodeta Powiatowy
Ryszard Narloch

MAPA DO CELÓW PROJEKTOWYCH

Skala 1:500

Oznaczenie kancelaryjne zgłoszenia pracy geodezyjnej : GD.6640.102.2020

Nazwa miejscowości :

Jednostka ewidencyjna – nazwa ; identyfikator :

Obwód ewidencyjny – nazwa ; identyfikator :

Układ współrzędnych płaskich ; wysokości :

Oznaczenie granic aktualizowanego obszaru :

Informacje o służebnościach :

Data opracowania mapy :

Leszno
Miasto Leszno ; 306301_1
Gronowo ; 0001
2000/18 ; PL-EVRF2007-NH

Mapa została wykonana bez ustalania obciążeń
2020 – 01 – 28

GeoHouse
Marek Niedbat
64-100 Leszno, ul. Leszczyńskich 24
tel. 604 789 608
NIP 697-200-19-70 REGON 411148196

GEODETA UPRAWNIONY
mgr inż. Marek Niedbat
GD.6640.102.2020
tel. 604 789 608

Nr arkusza ewid. : 109

nazwa/imię i nazwisko wykonawcy
podpis osoby reprezentującej wykonawcę

imię i nazwisko geodety uprawnionego
nr uprawnień i podpis geodety

Wojewódzki Urząd
Ochrony Zabytków w Poznaniu
Delegatura w Lesznie
Pl. Komeńskiego 6, 64-100 Leszno
Tel. 65-529-93-83, tel./fax 65-529-92-83
NIP 778-10-33-758, REGON 004847816

ZA ZGODNOŚĆ
Z ORYGINAŁEM

Załącznik do pozwolenia/pozarozwinięcia pisma
nr. W. 152.1518.2200
z dnia 14.04.2020

PROJEKTOWANA KANALIZACJA SANITARNA
PROJEKTOWANA SIĘĆ WODOCIĄGOWA
HP1, HP2 **HYDRANTY NADZIEMNE DN80**

DORA

rysunek: **PROJEKT ZAGOSPODAROWANIA TERENU
SIECI WODOCIĄGOWEJ I KANALIZACJI SANITARNEJ**

Maria Sacha
ul. Korfantego 6
64-100 Leszno

temat: **BUDOWA SIECI WODOCIĄGOWEJ I KANALIZACJI SANITARNEJ
W UL. ZAWISZY CZARNEGO W LESZNO**

adres: **UL. ZAWISZY CZARNEGO, 64-100 LESZNO
dz. nr 274, 305, 308, 338/1**

skala: **1:500**

projektant: **mgr inż. M. SACHA**
upr. projektowe i wykonawcze
w specjalności instalacyjno-inżynierskiej
w zakresie sieci i instalacji sanitarnych, nr 1193/88/Lo

data: **03.2020**

sprawdzający: **mgr inż. L. FRELEK**
upr. budowlane do projektowania i kierowania robotami budowlanymi
bez ograniczeń w specjalności instalacyjnej w zakresie sieci,
instalacji i urządzeń cieplnych, wentylacyjnych, gazowych,
wodociągowych i kanalizacyjnych, nr WKP/0360/PWOS/13

01