

**Wojewódzki Urząd Ochrony Zabytków
w Poznaniu**

Delegatura w Lesznie

Pl.Komeńskiego 6 , 64-100 Leszno

Le-WA.5152.1593.2.2021

Leszno dnia 16 kwietnia 2021 r.

 
Miejskie Przedsiębiorstwo
Wodociągów i Kanalizacji
Ul. Lipowa 76A, 64-100 Leszno
Pełnomocnik Pani Maria Sacha
„DORA”
Ul Korfantego 6
64-100 Leszno

W odpowiedzi na pismo z dnia 24.03 2021 r., tut. Urząd uzgadnia w zakresie ochrony zabytków archeologicznych zamierzenie inwestycyjne polegające na budowie sieci kanalizacji sanitarnej w ul. Spółdzielczej w Wilkowicach na dz. o nr 827, 734/11

Projektowana inwestycja znajduje w strefie ochrony zewidencjonowanego stanowiska archeologicznego Wilkowice st. 3 AZP 63-23/35 ujętego w gminnej ewidencji zabytków.

W związku z powyższym w trakcie prac ziemnych związanych z realizacją inwestycji powinny być prowadzone badania archeologiczne. Zgodnie z art. 36 ust.1 pkt 5. (ustawy z dnia 23 lipca 2003 r. o ochronie zabytków i opiece nad zabytkami, tj. Dz. U. 2020 poz. 282) na prowadzenie badań archeologicznych należy uzyskać pozwolenie konserwatora zabytków

**Z up. Wielkopolskiego Wojewódzkiego
Konserwatora Zabytków**


mgr Jacek Nowakowski
St. specjalista

Załączniki:

1. Informacja o prywatności
2. plan sytuacyjny – 1 egz.


a/a KS

Sprawę prowadzi inspektor ds. ochrony zabytków Kinga Szumańska, Leszno tel. 65 5299383/18

Administratorem Pani/Pana danych osobowych jest Wielkopolski Wojewódzki Konserwator Zabytków. Dalsze informacje dotyczące ochrony Pani/Pana danych osobowych znajdują się na stronie WWW pod adresem: <http://poznan.wuoz.gov.pl/ochrona-danych-osobowych-0>

**Wojewódzki Urząd
Ochrony Zabytków w Poznaniu
Delegatura w Lesznie**
Pl. Komeńskiego 6, 64-100 Leszno
Tel. 65-529-93-83, tel./fax 65-529-92-83
NIP 778-10-33-758 REGON 004847816

Załącznik do pozwolenia postanowienia/pisma
nr ⁷³⁵ LE-WA-5152.1503.2.2021
z dnia 16.04.2021

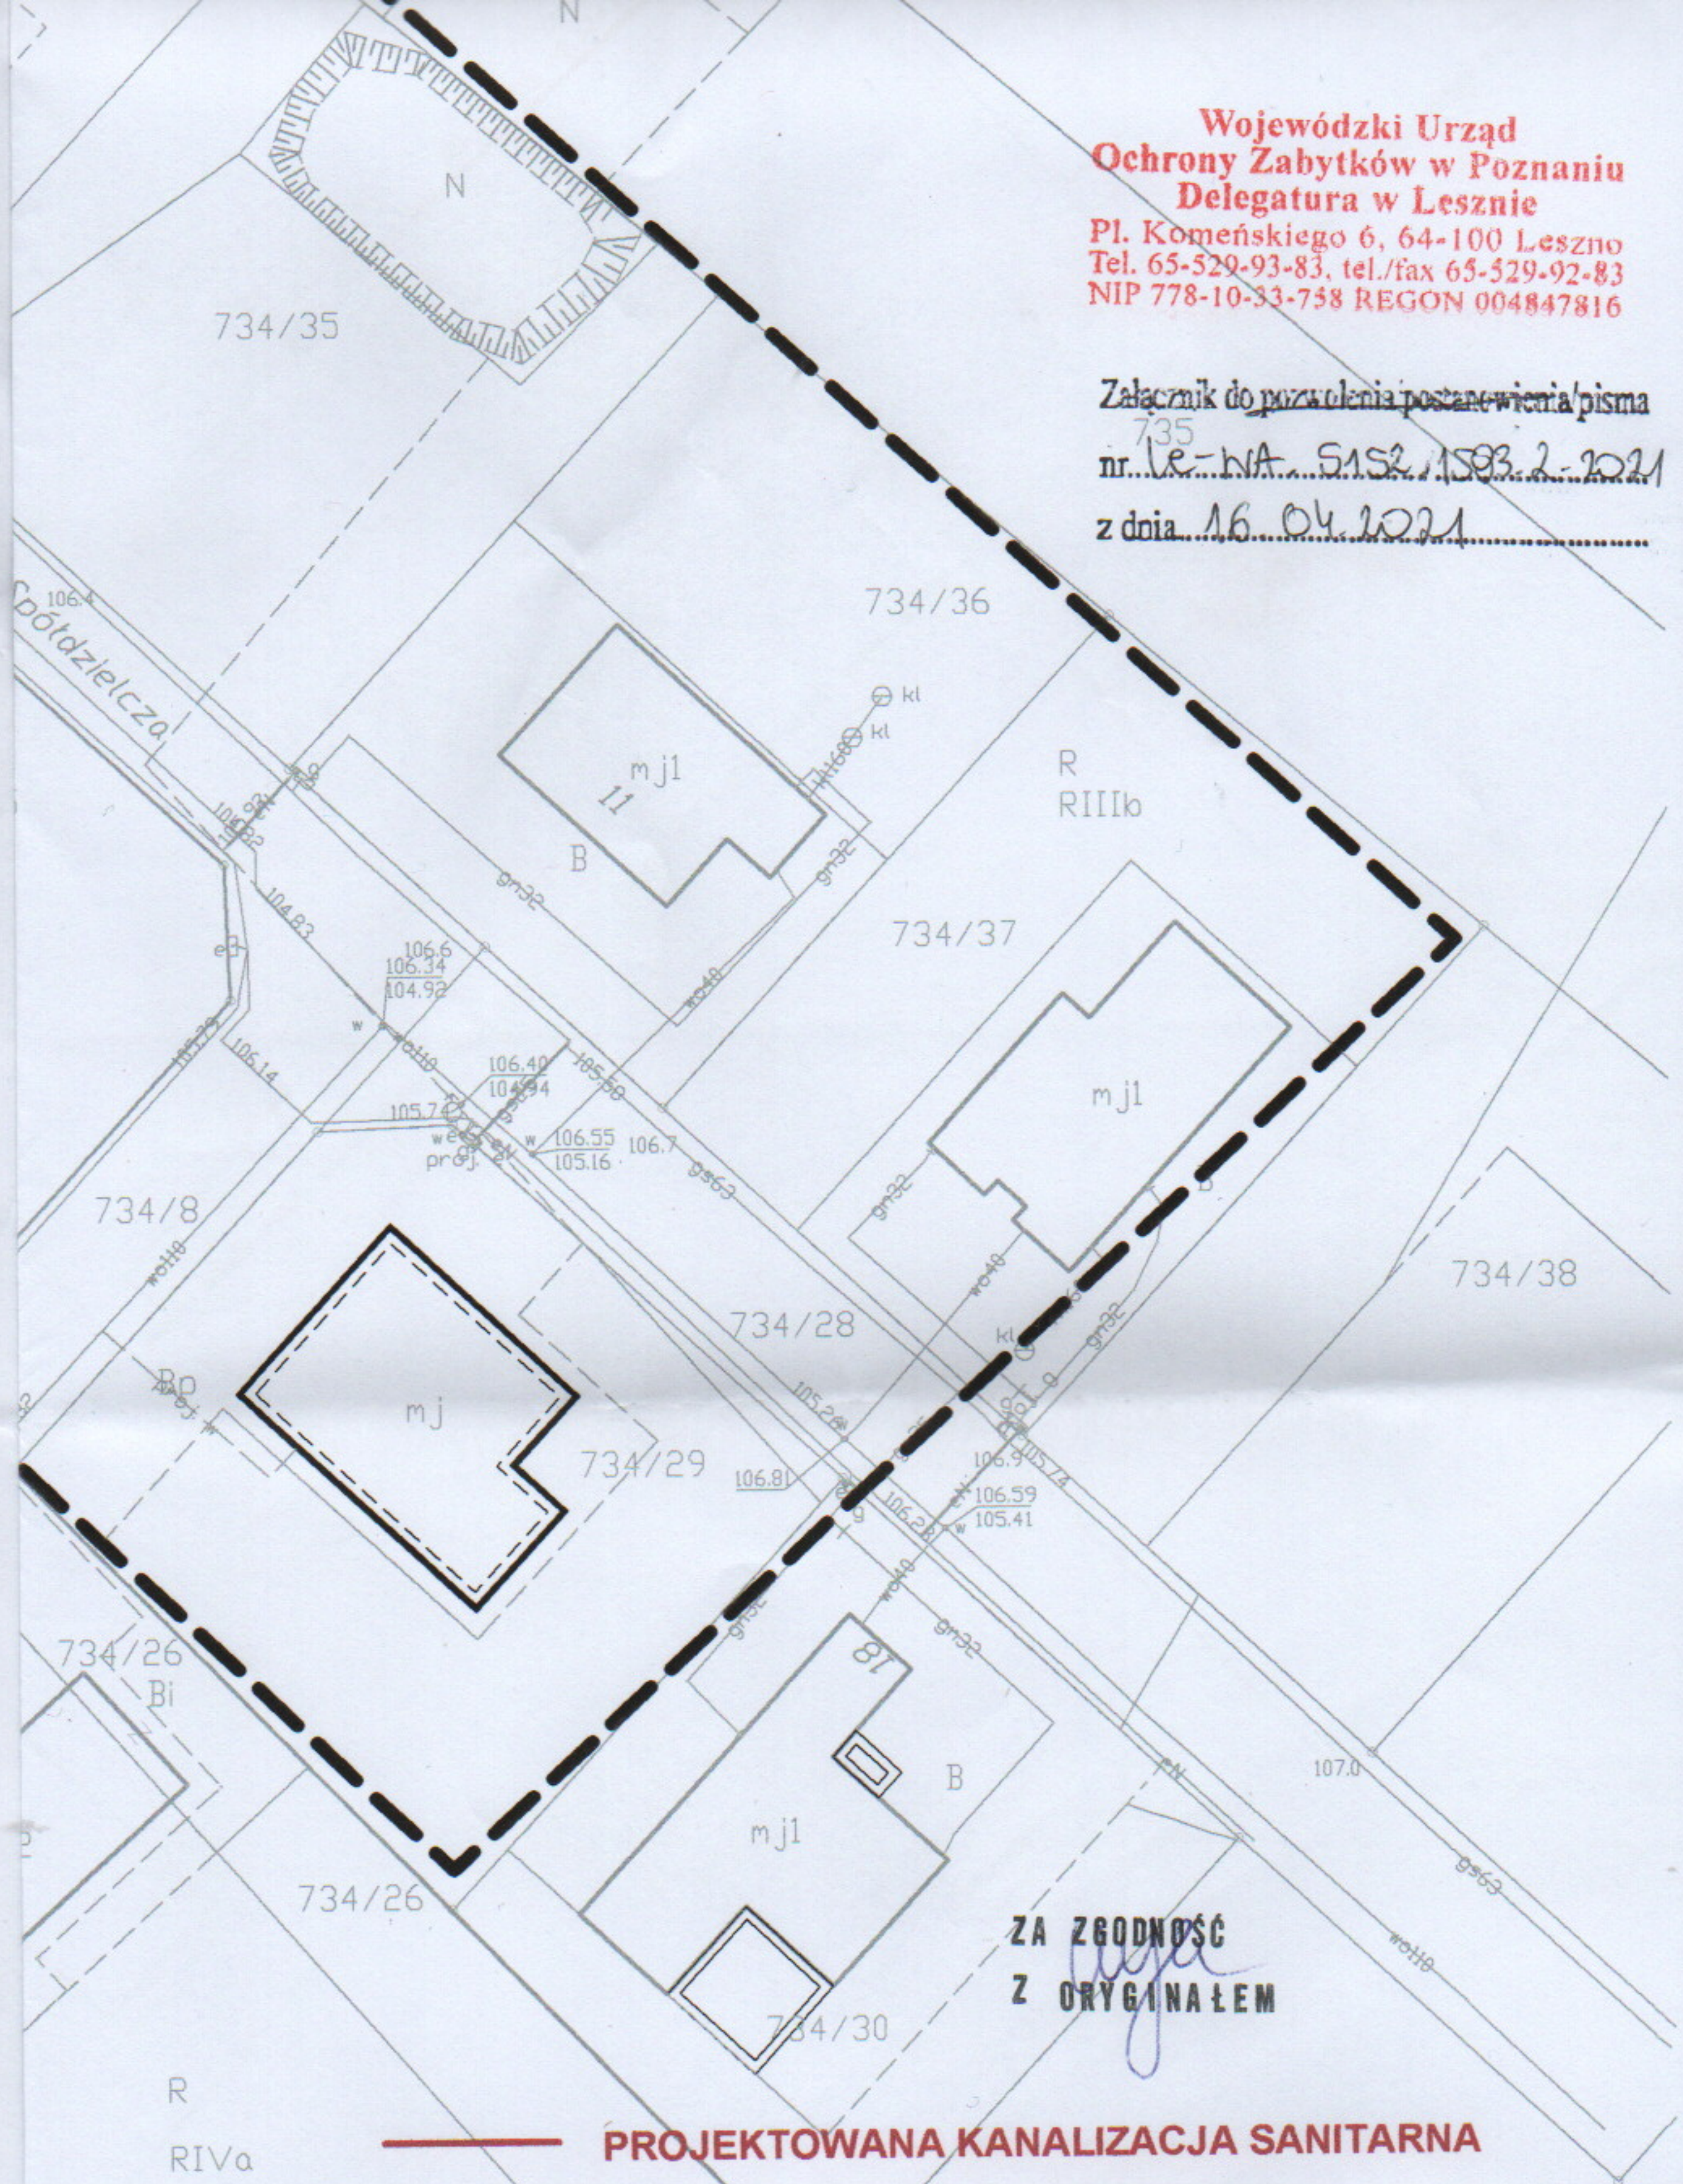

**ZA ZGODNOŚĆ
Z ORYGINAŁEM**

PROJEKTOWANA KANALIZACJA SANITARNA

DORA	rysunek: PROJEKT ZAGOSPODAROWANIA TERENU SIEĆ KANALIZACJI SANITARNEJ
Maria Sacha ul. Korfańskiego 6 64-100 Leszno	temat: BUDOWA SIECI KANALIZACJI SANITARNEJ W UL. SPÓŁDZIELCZEJ W WILKOWICACH
skala: 1:500	adres: UL. SPÓŁDZIELCZA, 64-115 ŚWIECIECHOWA dz. nr 827, 734/11
data: 03.2021	projektant: mgr inż. M. SACHA upr. projektowe i wykonawcze w specjalności instalacyjno-inżynierskiej w zakresie sieci i instalacji sanitarnych, nr 1193/88/Lo sprawdzający: mgr inż. L. FRELEK upr. budowlane do projektowania i kierowania robotami budowlanymi bez ograniczeń w specjalności instalacyjnej w zakresie sieci, instalacji i urządzeń cieplnych, wentylacyjnych, gazowych, wodociagowych i kanalizacyjnych, nr WKP/0360/PWOS/13