

RI.7230.6.25.2021

**Miejskie Przedsiębiorstwo Wodociągów
i Kanalizacji Sp. z o.o. w Lesznie
ul. Lipowa 76A
64-100 Leszno**

Wójt Gminy Lipno opiniuje pozytywnie przebieg projektowanej trasy sieci kanalizacji sanitarnej zlokalizowanej w ciągu dróg gminnej nr **712887P** w ciągu drogi wewnętrznej dz. nr **734/11** w m. **Wilkowice** na następujących warunkach:

1. Trasę projektowanej sieci kanalizacji sanitarnej należy lokalizować zgodnie z przebiegiem pokazanym na załączonej mapie sytuacyjnej na głębokości min. 1,0m licząc od rzędnej niwelety terenu.
2. Roboty prowadzić należy w wykopie wąskoprzestrzennym.
3. Miejsce wykopu należy odbudować na całej długości i szerokości kruszywem łamanym stabilizowanym mechanicznie 0/31,5 grubości 15cm.
4. Wszelkie urządzenia naziemne zabezpieczające sieć kanalizacji sanitarnej (przyłącza itp.) lokalizować należy poza pasem drogowym.
5. W przypadku budowy lub przebudowy drogi koszty związane z przełożeniem lub przebudową sieci kanalizacji sanitarnej (przyłącza itp.) zobowiązany jest pokryć właściciel tej sieci (przyłącza itp.).
6. Po zakończeniu robót miejsce wykopu i zajmowany pas terenu przywrócić do stanu pierwotnego.
7. Niniejsza opinia nie stanowi zgody na lokalizację w/w urządzenia w pasie drogowym.
8. W celu podpisania umowy zezwalającej na umieszczenie urządzenia, na zajęcie pasa drogi na czas budowy urządzenia inwestor winien wystąpić z wnioskiem do Wójta Gminy Lipno powołując się na numer niniejszego pisma, przekładając projekt organizacji ruchu
9. W celu uzyskania decyzji lokalizacyjnej inwestor winien wystąpić z wnioskiem do Wójta Gminy Lipno powołując się na numer niniejszego pisma, przekładając dwa egzemplarze mapy sytuacyjnej.
10. Niniejsza opinia nie jest równoznaczna z zezwoleniem na prowadzenie robót w pasie drogowym, o które wykonawca lub inwestor powinien zwrócić się w trybie i na warunkach określonych w odrębnych przepisach.
11. Do wniosku o wydanie zezwolenia na zajęcie pasa drogowego należy dołączyć jednocześnie projekt organizacji ruchu drogowego opracowany zgodnie z rozporządzeniem Ministra Infrastruktury z dnia 23 września 2003 r. w sprawie szczegółowych warunków zarządzania ruchem na drogach oraz wykonywanie nadzoru nad tym zarządzaniem (Dz. U. z 2017 poz. 784).

Niniejsza opinia ważna jest na okres 3 lat i nie narusza praw osób trzecich.

Załączniki:

1 egzemplarz uzgodnionej mapy sytuacyjnej

Sprawę prowadzi:

Dawid Kicki
65 534 09 18


z up. WÓJTA
Dawid Kicki
Inżynier

WÓJT GMINY LIPNO

Załącznik Nr do OPINII
Nr RI. 7230. G. 25. 2021
z dnia 06.04.2021r.
Podpis z up: WÓJTA

Dariusz Kiecki
Inspektor

735

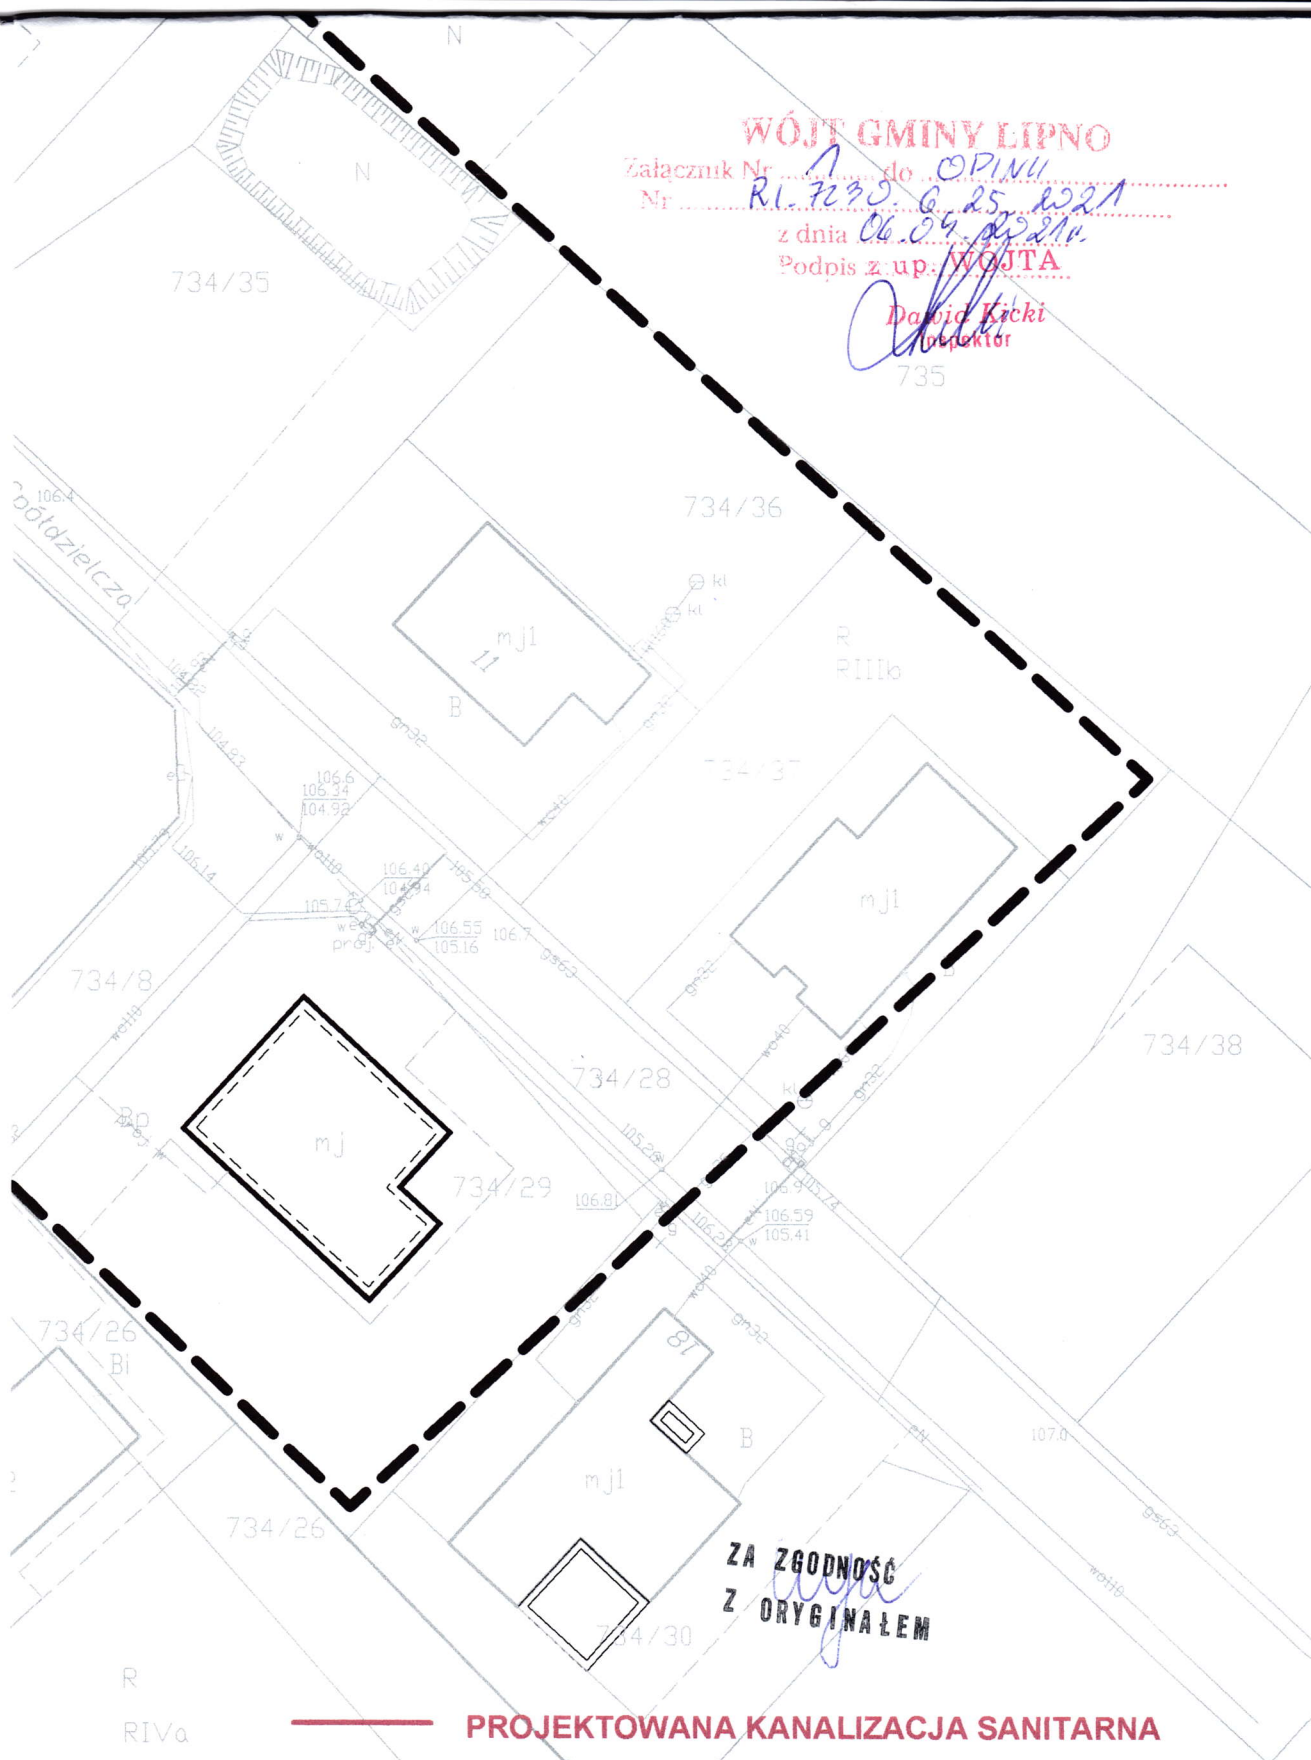

PROJEKTOWANA KANALIZACJA SANITARNA

DORA	rysunek: PROJEKT ZAGOSPODAROWANIA TERENU SIEĆ KANALIZACJI SANITARNEJ
Maria Sacha ul. Korfańskiego 6 64-100 Leszno	temat: BUDOWA SIECI KANALIZACJI SANITARNEJ W UL. SPÓŁDZIELCZEJ W WILKOWICACH
skala: 1:500	adres: UL. SPÓŁDZIELCZA, 64-115 ŚWIECIECHOWA dz. nr 827, 734/11
data: 03.2021	projektant: mgr inż. M. SACHA upr. projektowe i wykonawcze w specjalności instalacyjno-inżynierskiej w zakresie sieci i instalacji sanitarnych, nr 1193/88/Lo
	sprawdzający: mgr inż. L. FRELEK upr. budowlane do projektowania i kierowania robotami budowlanymi bez ograniczeń w specjalności instalacyjnej w zakresie sieci, instalacji i urządzeń ciepłych, wentylacyjnych, gazowych, wodociągowych i kanalizacyjnych, nr WKP/0360/PWOS/13