

RZSW/U/2/11/2021

**Inwestor: Miejskie Przedsiębiorstwo Wodociągów i Kanalizacji
ul. Lipowa 76
64-100 Leszno**

**Pełnomocnik: FLAP Lucyna Frelek
ul. Lipowa 8/7
64-100 Leszno**

**Dotyczy: uzgodnienia lokalizacji sieci wodociągowej w ul. Jarzębinowej i ul. Śliwkowej
w Lipnie na dz. nr 393/5 i 393/9, obr. Lipno w zakresie występowania urządzeń
melioracji wodnych.**

Rejonowy Związek Spółek Wodnych w Lesznie, działając w imieniu Spółki Wodnej Lipno-Mórkowo, uzgadnia lokalizację sieci wodociągowej w ul. Jarzębinowej i ul. Śliwkowej na dz. nr 393/5 i 393/9, obr. Lipno, gm. Lipno.


Równocześnie informujemy, że na terenie objętym projektowaną inwestycją występuje zinwentaryzowana sieć rurociągów drenarskich. W związku z tym w przypadku uszkodzenia urządzeń drenarskich w trakcie wykonywania robót ziemnych, przedmiotową sieć należy odtworzyć z zachowaniem istniejących średnic i spadków rurociągów aby zapewnić jej funkcjonalność.

Inwestor ponosi odpowiedzialność materialną za spowodowane uszkodzenia sieci drenarskiej w czasie wykonywania robót oraz za szkody które w przyszłości mogą powstać na skutek przeprowadzonych prac. Uszkodzenie urządzeń melioracyjnych może doprowadzić do zmiany kierunku spływu wód, nadmiernego uwilgotnienia gleby, a także szkodliwie wpłynąć na inne nieruchomości i gospodarkę wodną.

Inwestor zleci RZSW w Lesznie nadzór robót związanych z odtworzeniem urządzeń drenarskich w trakcie wykonywania w/w inwestycji.


Kierownik RZSW
Renata Marcinkowska

Załącznik:
- projekt zagospodarowania działki

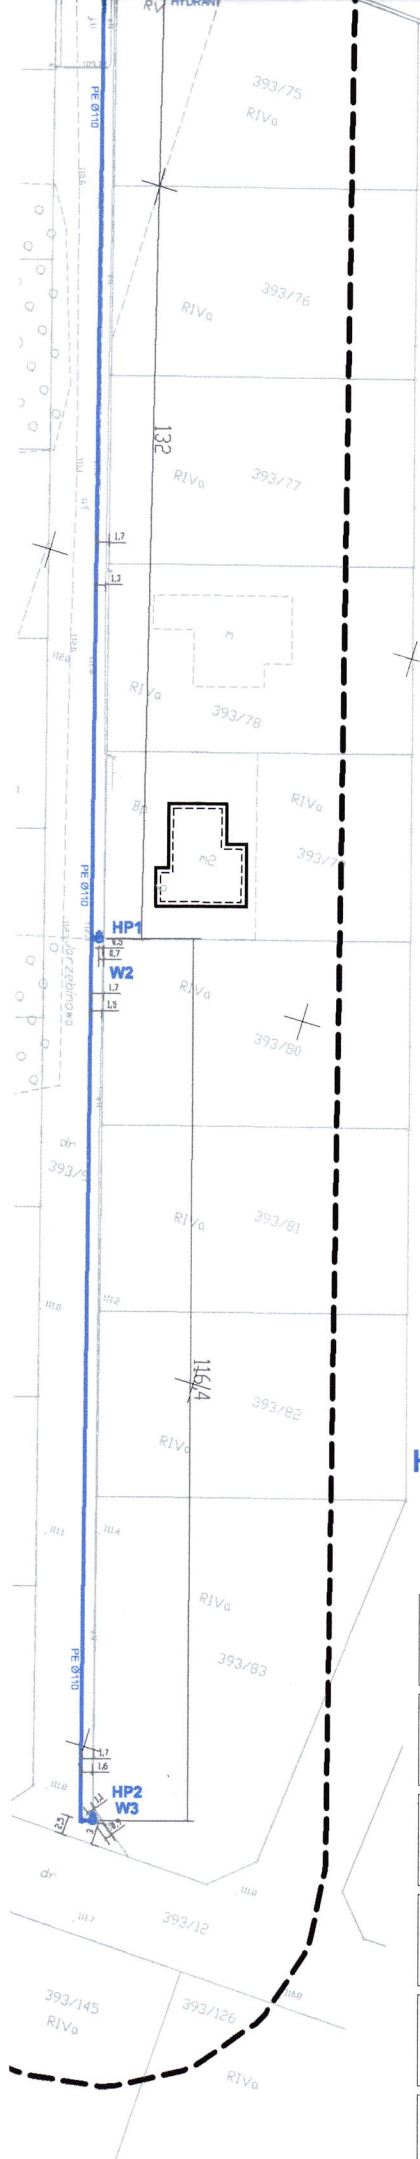

REJONOWY ZWIĄZEK SPÓŁEK WODNYCH

64-100 LESZNO

ul. Śniadeckich 5, tel. 65 520 62 96
NIP 697-00-20-360 Reg. 000763844

Uzgodniono pismem
nr RZSW/4/2/11/2021
z dnia 9.03.2021r.

Kierownik RZSW

Renata Marcinkowska

ZA ZGODNOŚĆ
Z ORYGINAŁEM

PROJEKTOWANA SIĘĆ WODOCIĄGOWA
HP1 - HP3
HYDRANTY NADZIEMNE DN80

FLAP Lucyna Frelek

ul. Lipowa 8/7 64-100 Leszno
lucynafrelek@gmail.com

rysunek: PROJEKT ZAGOSPODAROWANIA TERENU - SIĘĆ WODOCIĄGOWA

temat: BUDOWA SIĘCI WODOCIĄGOWEJ W UL. JARZĘBINOWEJ W LIPNIE

adres: UL. JARZĘBINOWA, UL. ŚLIWKOWA
64-111 LIPNO
DZ. NR 393/5, 393/9

skala:
1:1000

projektant: mgr inż. L. FRELEK
upr. budowlane do projektowania i kierowania robotami budowlanymi
bez ograniczeń w specjalności instalacyjnej w zakresie sieci,
instalacji i urządzeń ciepłych, wentylacyjnych, gazowych,
wodociągowych i kanalizacyjnych, nr WKP/0360/PWOS/13

data:
02.2021

sprawdzający: mgr inż. M. SACHA
upr. projektowe i wykonawcze
w specjalności instalacyjno - inżynierskiej
w zakresie sieci i instalacji sanitarnych, nr 1193/88/Lo

nr rys.:
XXXX