

Poświadczam, że niniejszy dokument został opracowany w wyniku prac geodezyjnych i kartograficznych, których rezultaty zawiera operat techniczny pozytywnie zweryfikowany. Jednocześnie informuję, że jestem świadomy odpowiedzialności karnej za złożenie fałszywego oświadczenia.

Identyfikator zgłoszenia prac geodezyjnych:
GN.VII.6640.4231.2020

Organ służby geodezyjnej, który otrzymał zgłoszenie:
STAROSTA LESZCZYŃSKI


Wykonawca prac geodezyjnych:
GEOBUD Sp. Jawna G. Grobelny i R. Skórzewski

Nr oraz data sporządzenia dokumentu zawierającego wynik pozytywnej weryfikacji:
nr 1 z dnia 13.01.2021r.

Imię i nazwisko oraz nr uprawnień zawodowych kierownika prac:

GEODETA UPRAWNIONY
Grzegorz Grobelny
uprawnienie MGP/B nr 8682
64-100 Leszno, ul. Wodociągowa 66
tel. 0 601 67 16 43

MAPA DO CELÓW PROJEKTOWYCH	
Dzielenie kancelaryjne zgłoszenia pracy	GN.VII.6640.4231.2020
Nazwa miejscowości	Lipno
Jednostka ewidencyjna	301302_2, Lipno
Obrob. ewidencyjny	0006, Lipno
Skala mapy	1:500
Gość mapy	6.167.08.191.2; 6.167.08.191.4
Układ współrzędnych	prostokątnych płaskich
	wysokości
	PL-EVRF2007-NH
Dzielenie granic obszaru, który był przedmiotem aktualizacji	
Informacje o służebnościach gruntowych mających wpływ na zagospodarowanie gruntów zlokalizowanych w granicach projektowanej inwestycji	Nie badano
Data opracowania mapy	04.01.2021r.
Dzielenie budynków na mapie według KST	
Opracował: inż. Mateusz Grobelny	
USŁUGI GEODEZYJNO-KARTOGRAFICZNE GEOBUD Sp. Jawna Grzegorz Grobelny i Rafał Skórzewski ul. 17 Stycznia 97, 64-100 LESZNO Tel./fax 65 526 91 18, KRS 73275 NIP 697-001-28-92, REGON 410001730	
Imię i nazwisko wykonawcy Pojęcie osoby reprezentującej wykonawcę	
Imię i nazwisko geodety uprawnionego, nr uprawnień zawodowych geodety, który opracował mapę	

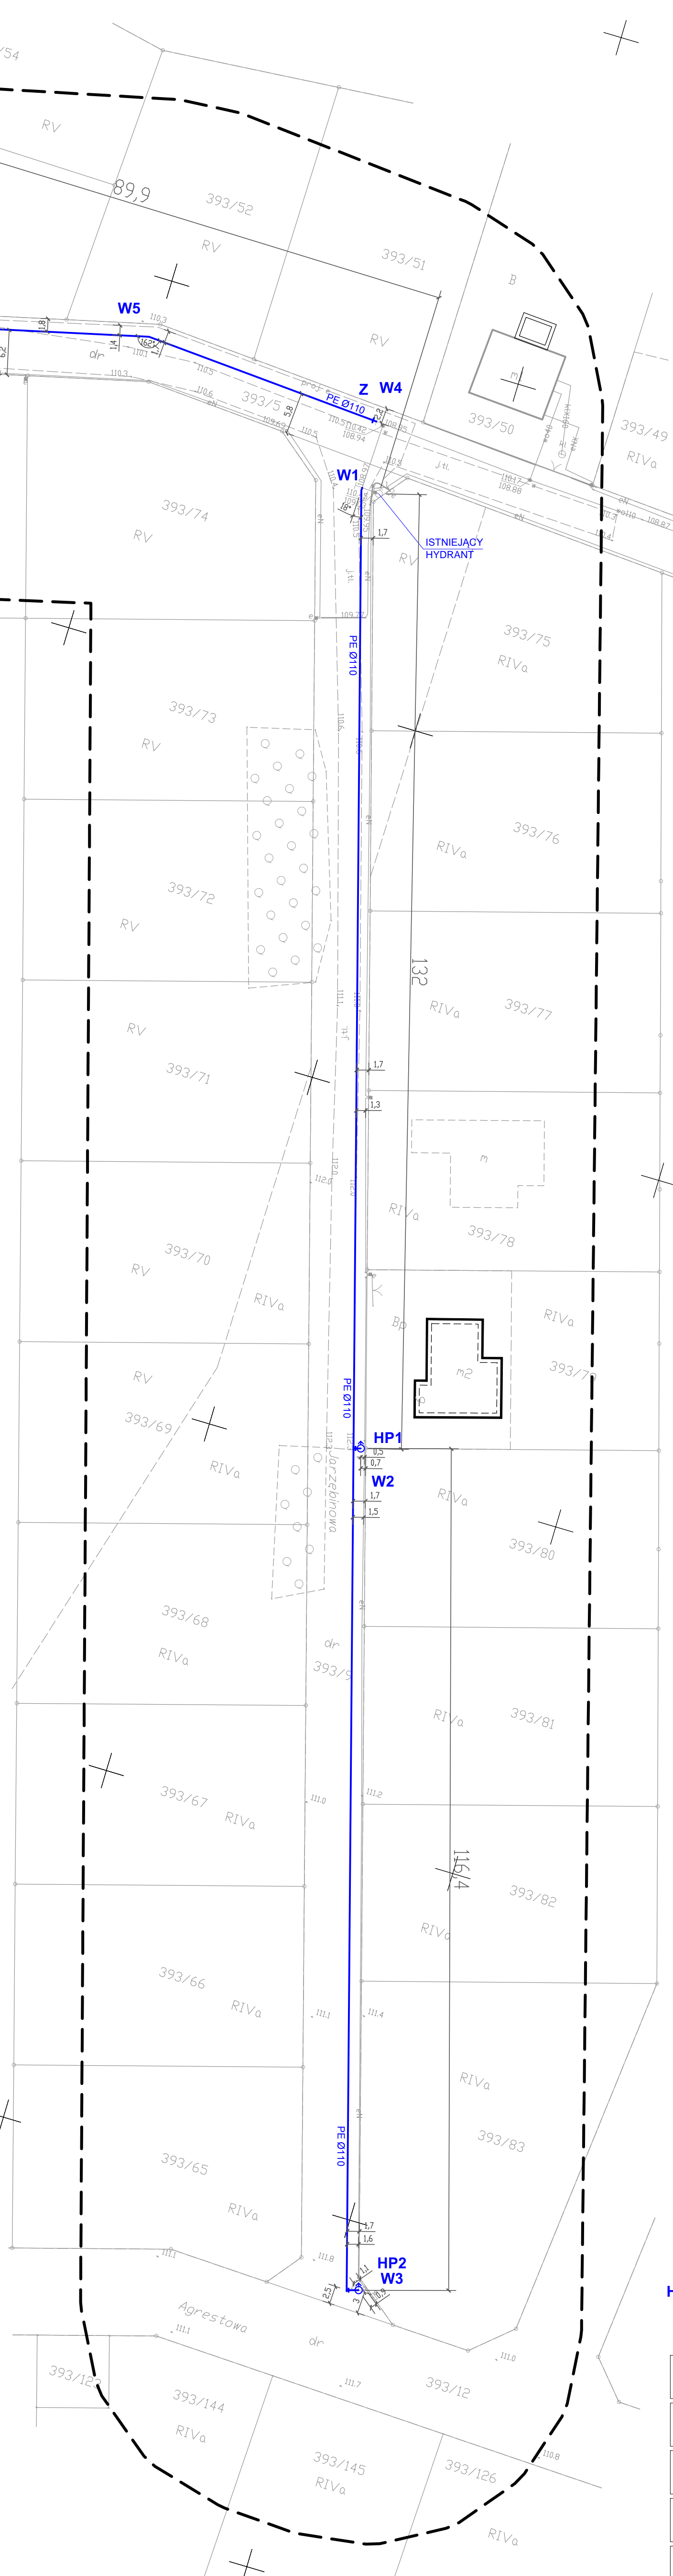

PROJEKTOWANA SIEĆ WODOCIĄGOWA
HP1 - HP3 **HYDRANTY NADZIEMNE DN80**

FLAP Lucyna Frelek

ul. Lipowa 8/7 64-100 Leszno
lucyna@frelek@gmail.com

projektant: **PROJEKT ZAGOSPODAROWANIA TERENU - SIEĆ WODOCIĄGOWA**

zawartość: **BUDOWA SIECI WODOCIĄGOWEJ W UL. JARZĘBINOWEJ W LIPNIE**

adres: **UL. JARZĘBINOWA, UL. ŚLIWKOWA**
64-111 LIPNO
DZ. NR 393/5, 393/9

skala: **1:500**

projektant: **mgr inż. L. FRELEK**
upr. budowlane do projektowania i kierowania robotami budowlanymi
dot. ograniczeń w specjalności instalacyjnej w zakresie sieci, instalacji i urządzeń cieplnych, wentylacyjnych, gazowych, wodociągowych i kanalizacyjnych, nr WKP/0360/PWOS/13

data: **02.2021**

kontrolujący: **mgr inż. M. SACHA**
upr. projektowe i wykonawcze
w specjalności instalacyjnej - instalacyjnej
w zakresie sieci i instalacji sanitarnych, nr 1193/88Lo

nr rysa: **IS01**